


Rhein-Sieg-Kreis
Gemeinde
Neuenkirchen-Seelscheid
Gemarkung Eischeid

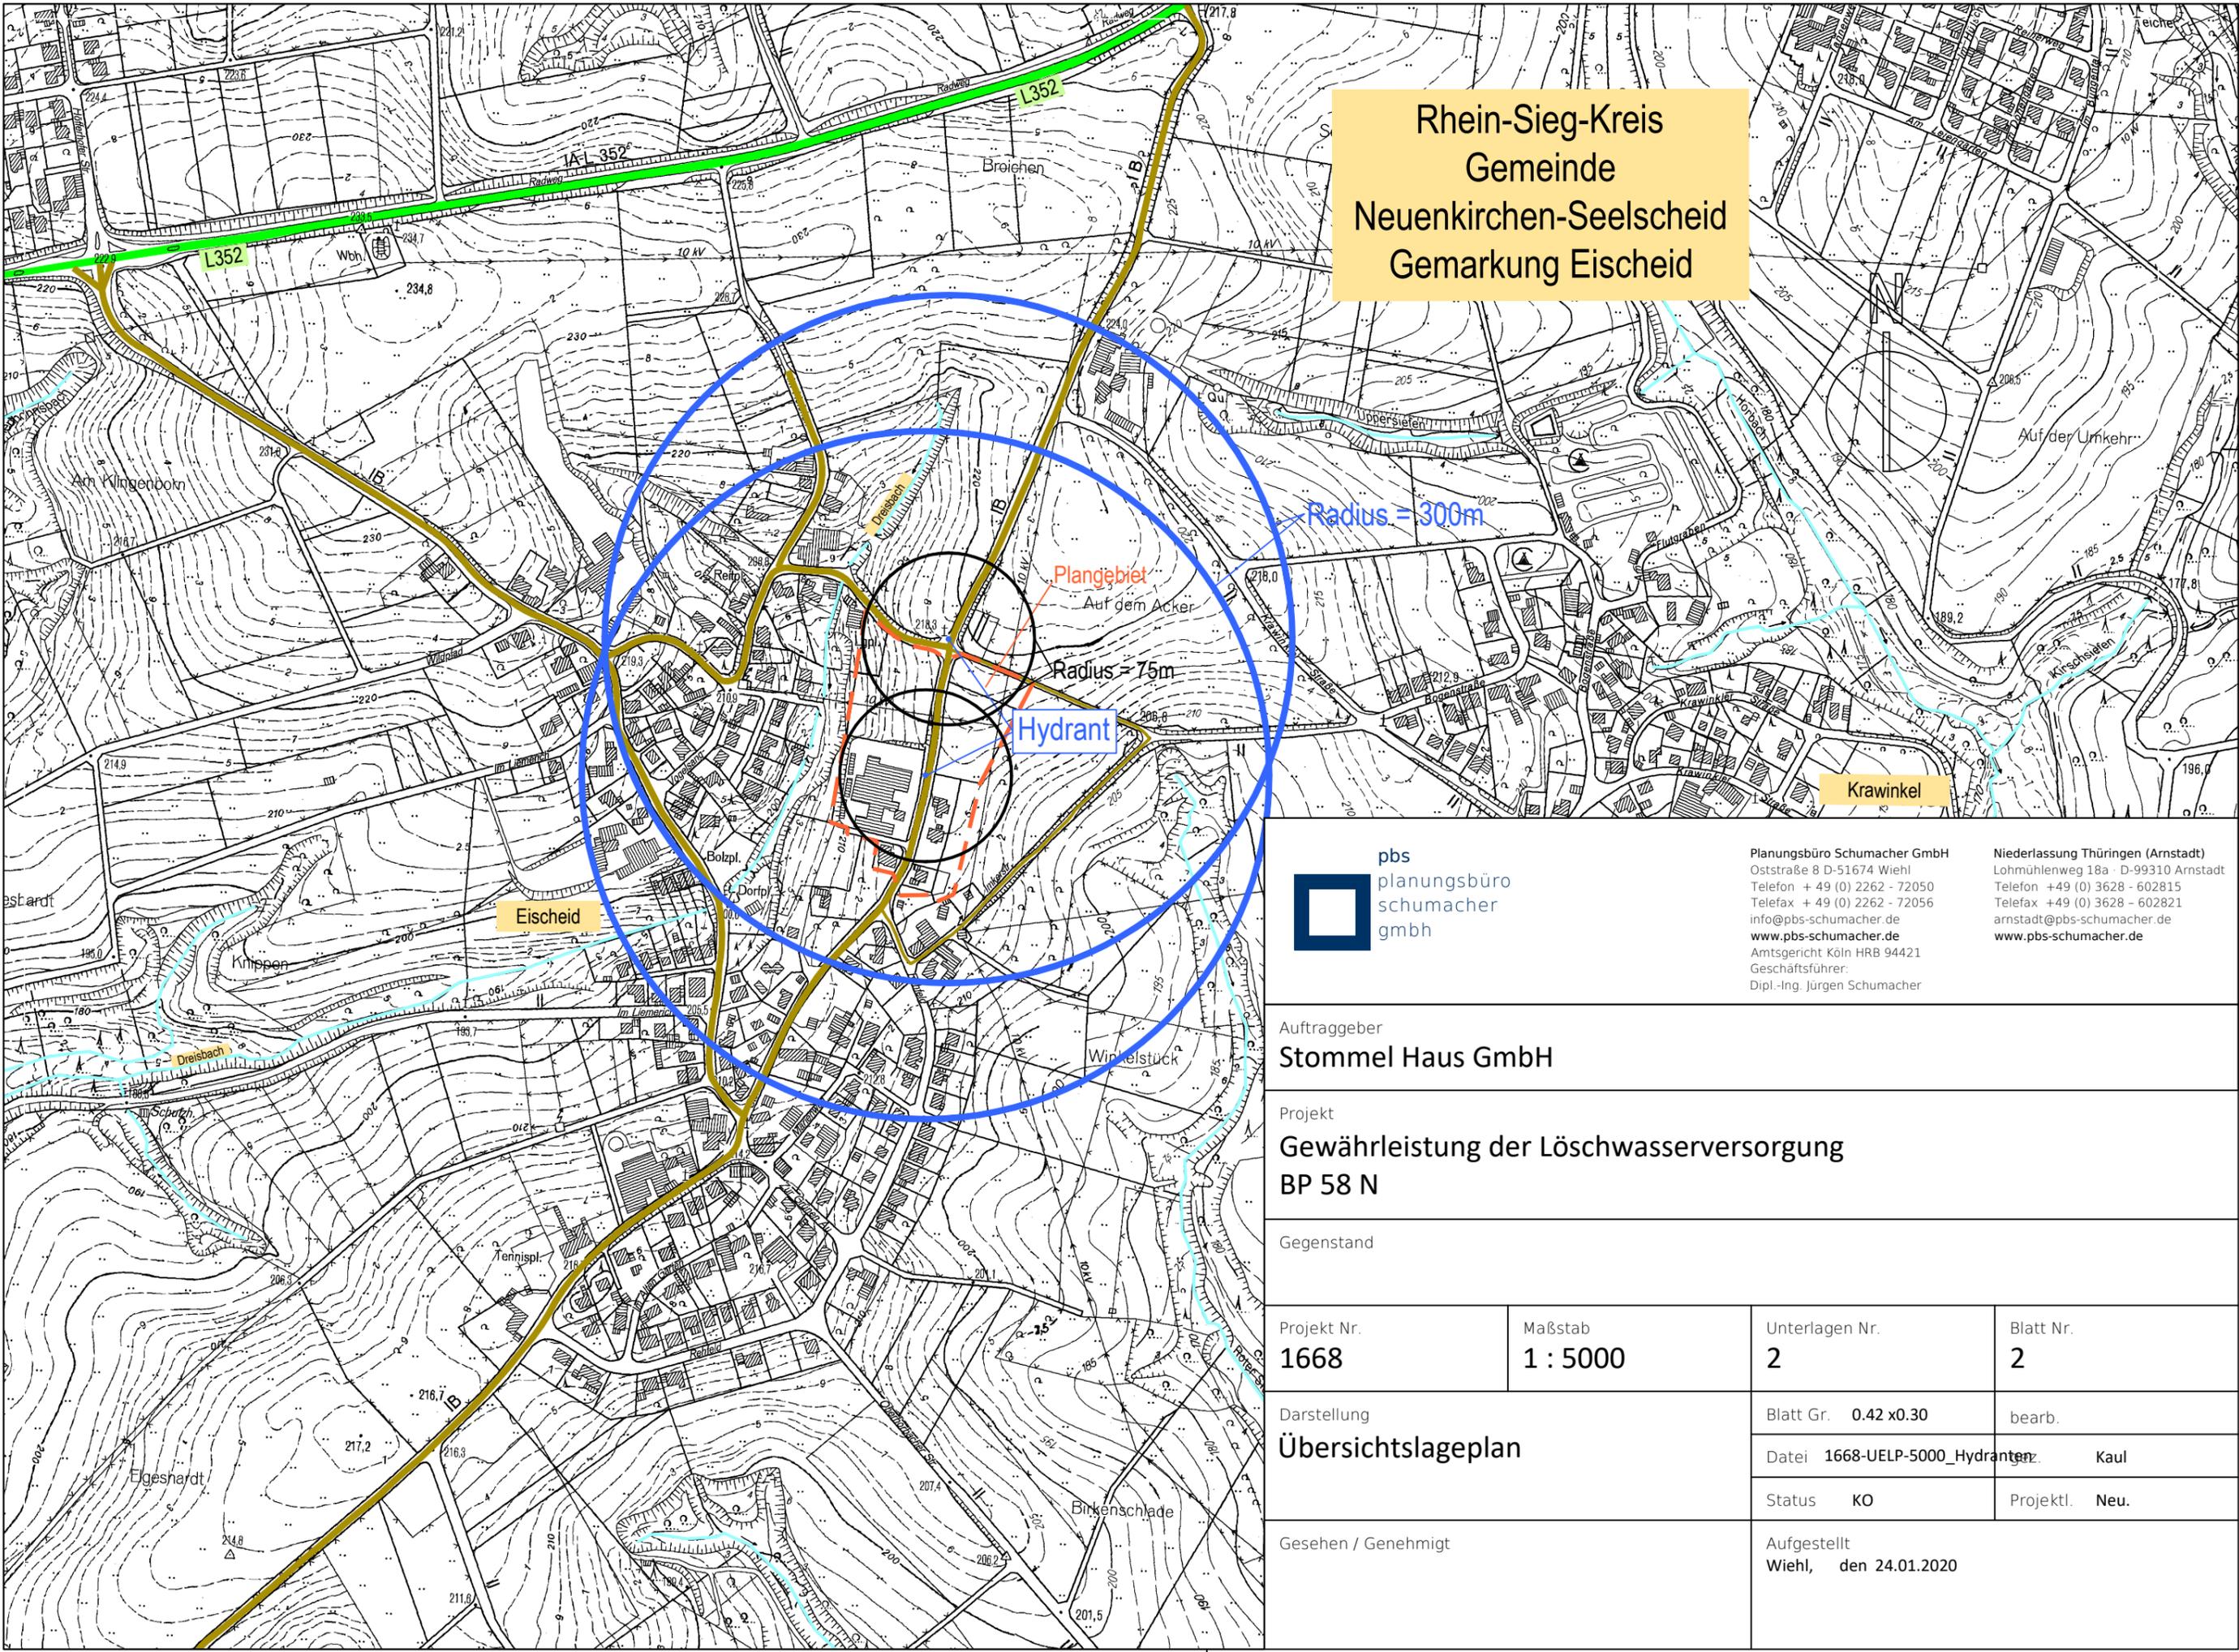

pbs
planungsbüro
schumacher
gmbh

Planungsbüro Schumacher GmbH
Oststraße 8 D-51674 Wiehl
Telefon +49 (0) 2262 - 72050
info@pbs-schumacher.de
www.pbs-schumacher.de
Amtsgericht Köln HRB 94421
Geschäftsführer:
Dipl.-Ing. Jürgen Schumacher

Niederlassung Thüringen (Arnstadt)
Lohmühlenweg 18a - D-99310 Arnstadt
Telefon +49 (0) 3628 - 602815
Telefax +49 (0) 2262 - 72056
arnstadt@pbs-schumacher.de
www.pbs-schumacher.de

Auftraggeber
Stommel Haus GmbH

Projekt
**Gewährleistung der Löschwasserversorgung
BP 58 N**

Gegenstand

Projekt Nr. 1668	Maßstab 1 : 5000	Unterlagen Nr. 2	Blatt Nr. 2
Darstellung Übersichtslageplan		Blatt Gr. 0.42 x0.30	bearb.
		Datei 1668-UELP-5000_Hydranten	Kaul
		Status KO	Projektl. Neu.

Gesehen / Genehmigt

Aufgestellt
Wiehl, den 24.01.2020